



Guardia di Finanza

QUARTIER GENERALE - UFFICIO AMMINISTRATIVO
Viale XXI Aprile, n. 51 - 00162 ROMA

PROGETTO ESECUTIVO

Lavori di ristrutturazione ed adeguamento elettrico del locale UPS, risonanza magnetica e TAC, siti al piano seminterrato della Caserma "Sante Laria" presso il Comando Generale della Guardia di Finanza in Viale XXI Aprile, 51 - Roma

DESCRIZIONE DEL PROGETTO

Lavori di ristrutturazione ed adeguamento elettrico del locale UPS, risonanza magnetica e TAC, siti al piano seminterrato della Caserma "Sante Laria" presso il Comando Generale della Guardia di Finanza in Viale XXI Aprile, 51 - Roma

COD: CUP: CIG: 9104686093

N.	REVISIONE	DATA
01		
02		
03		
04		


PROGETTO FATTIBILITA' PROGETTO DEFINITIVO PROGETTO ESECUTIVO

STATO DEI LUOGHI PROGETTO


RILIEVO ARCHITETTURA STRUTTURE IMPIANTI

OPERATORE ECONOMICO ESTERNO EVENTUALE TEMPERO E FERMA	OPERATORE ECONOMICO ESTERNO EVENTUALE TEMPERO E FERMA	OPERATORE ECONOMICO ESTERNO EVENTUALE TEMPERO E FERMA	OPERATORE ECONOMICO ESTERNO EVENTUALE TEMPERO E FERMA
---	---	---	---

ELABORATO	TAVOLA N.	DESCRIZIONE DELLA TAVOLA	SCALA	DATA
IMPIANTI ELETTRICI E SPECIALI	IE-00	PIANTA PIANO SEMINTERRATO Impianto distributivo linee elettriche Stato di Progetto	1:200	Giugno 2022

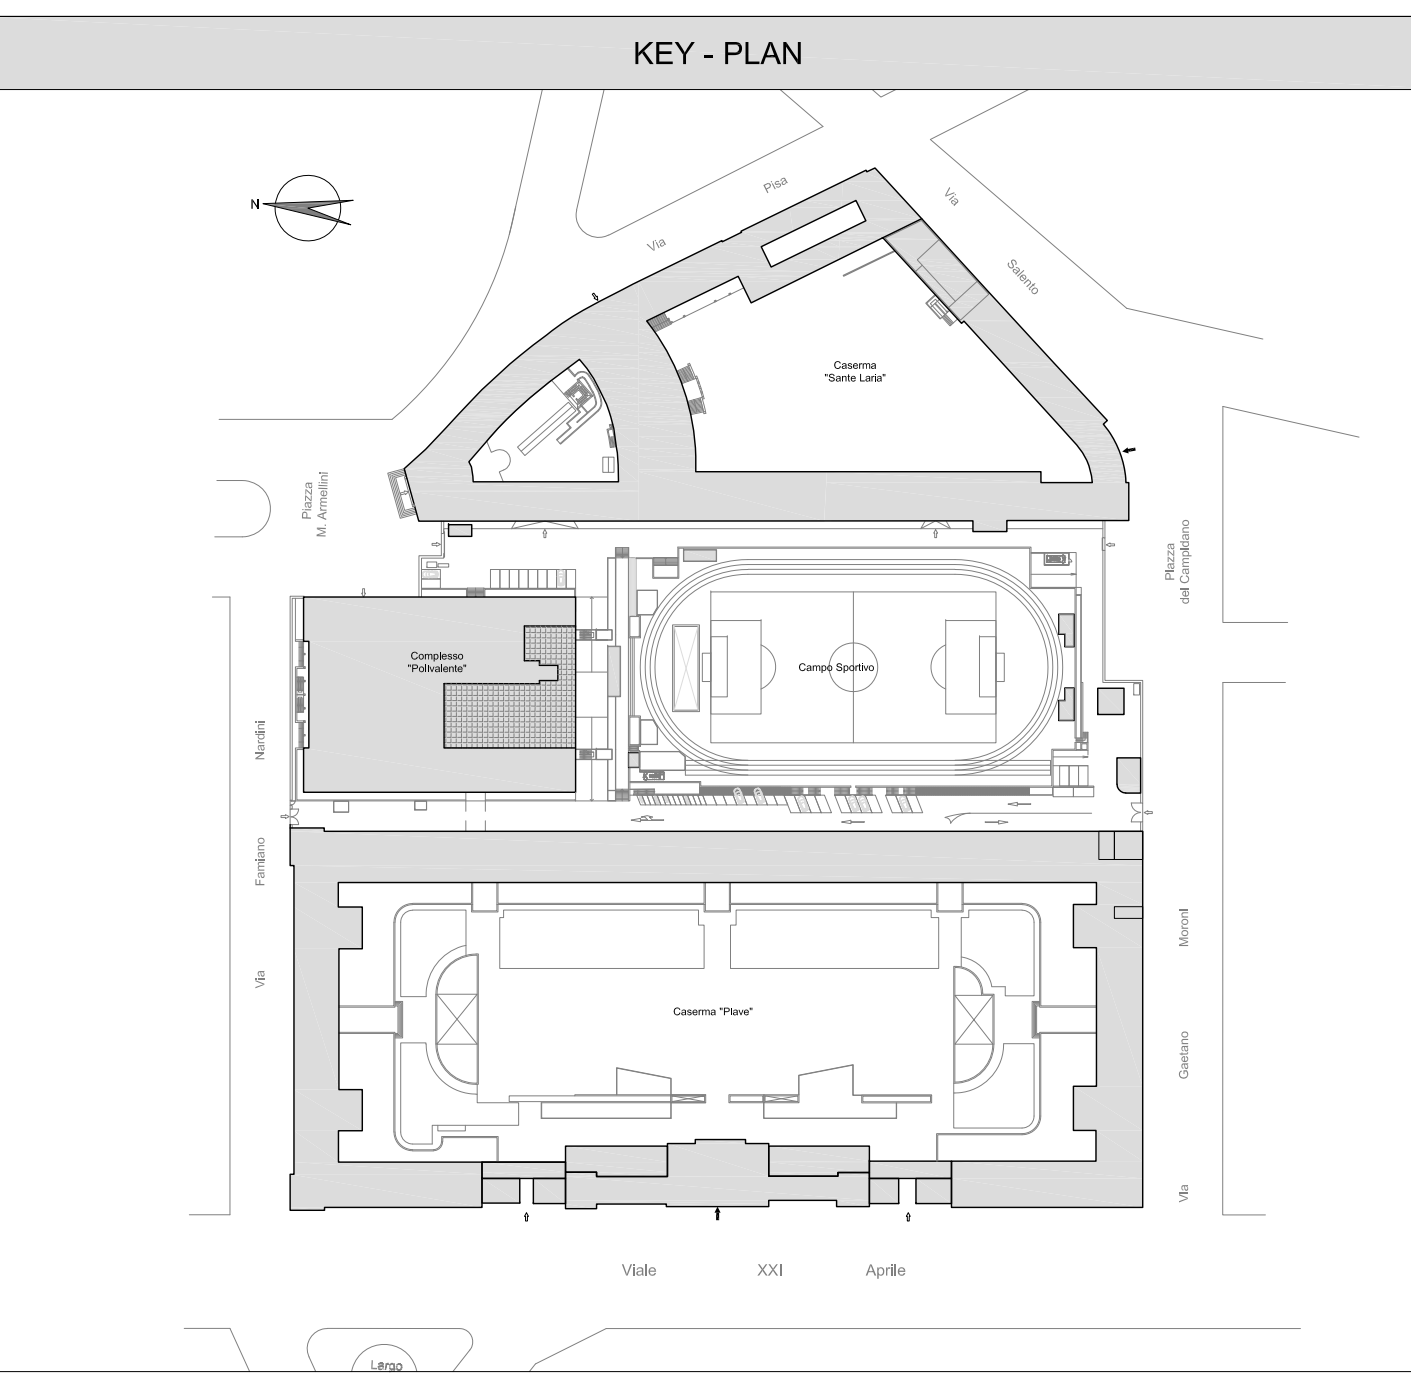

Pianta Piano Seminterrato
Scala 1:200

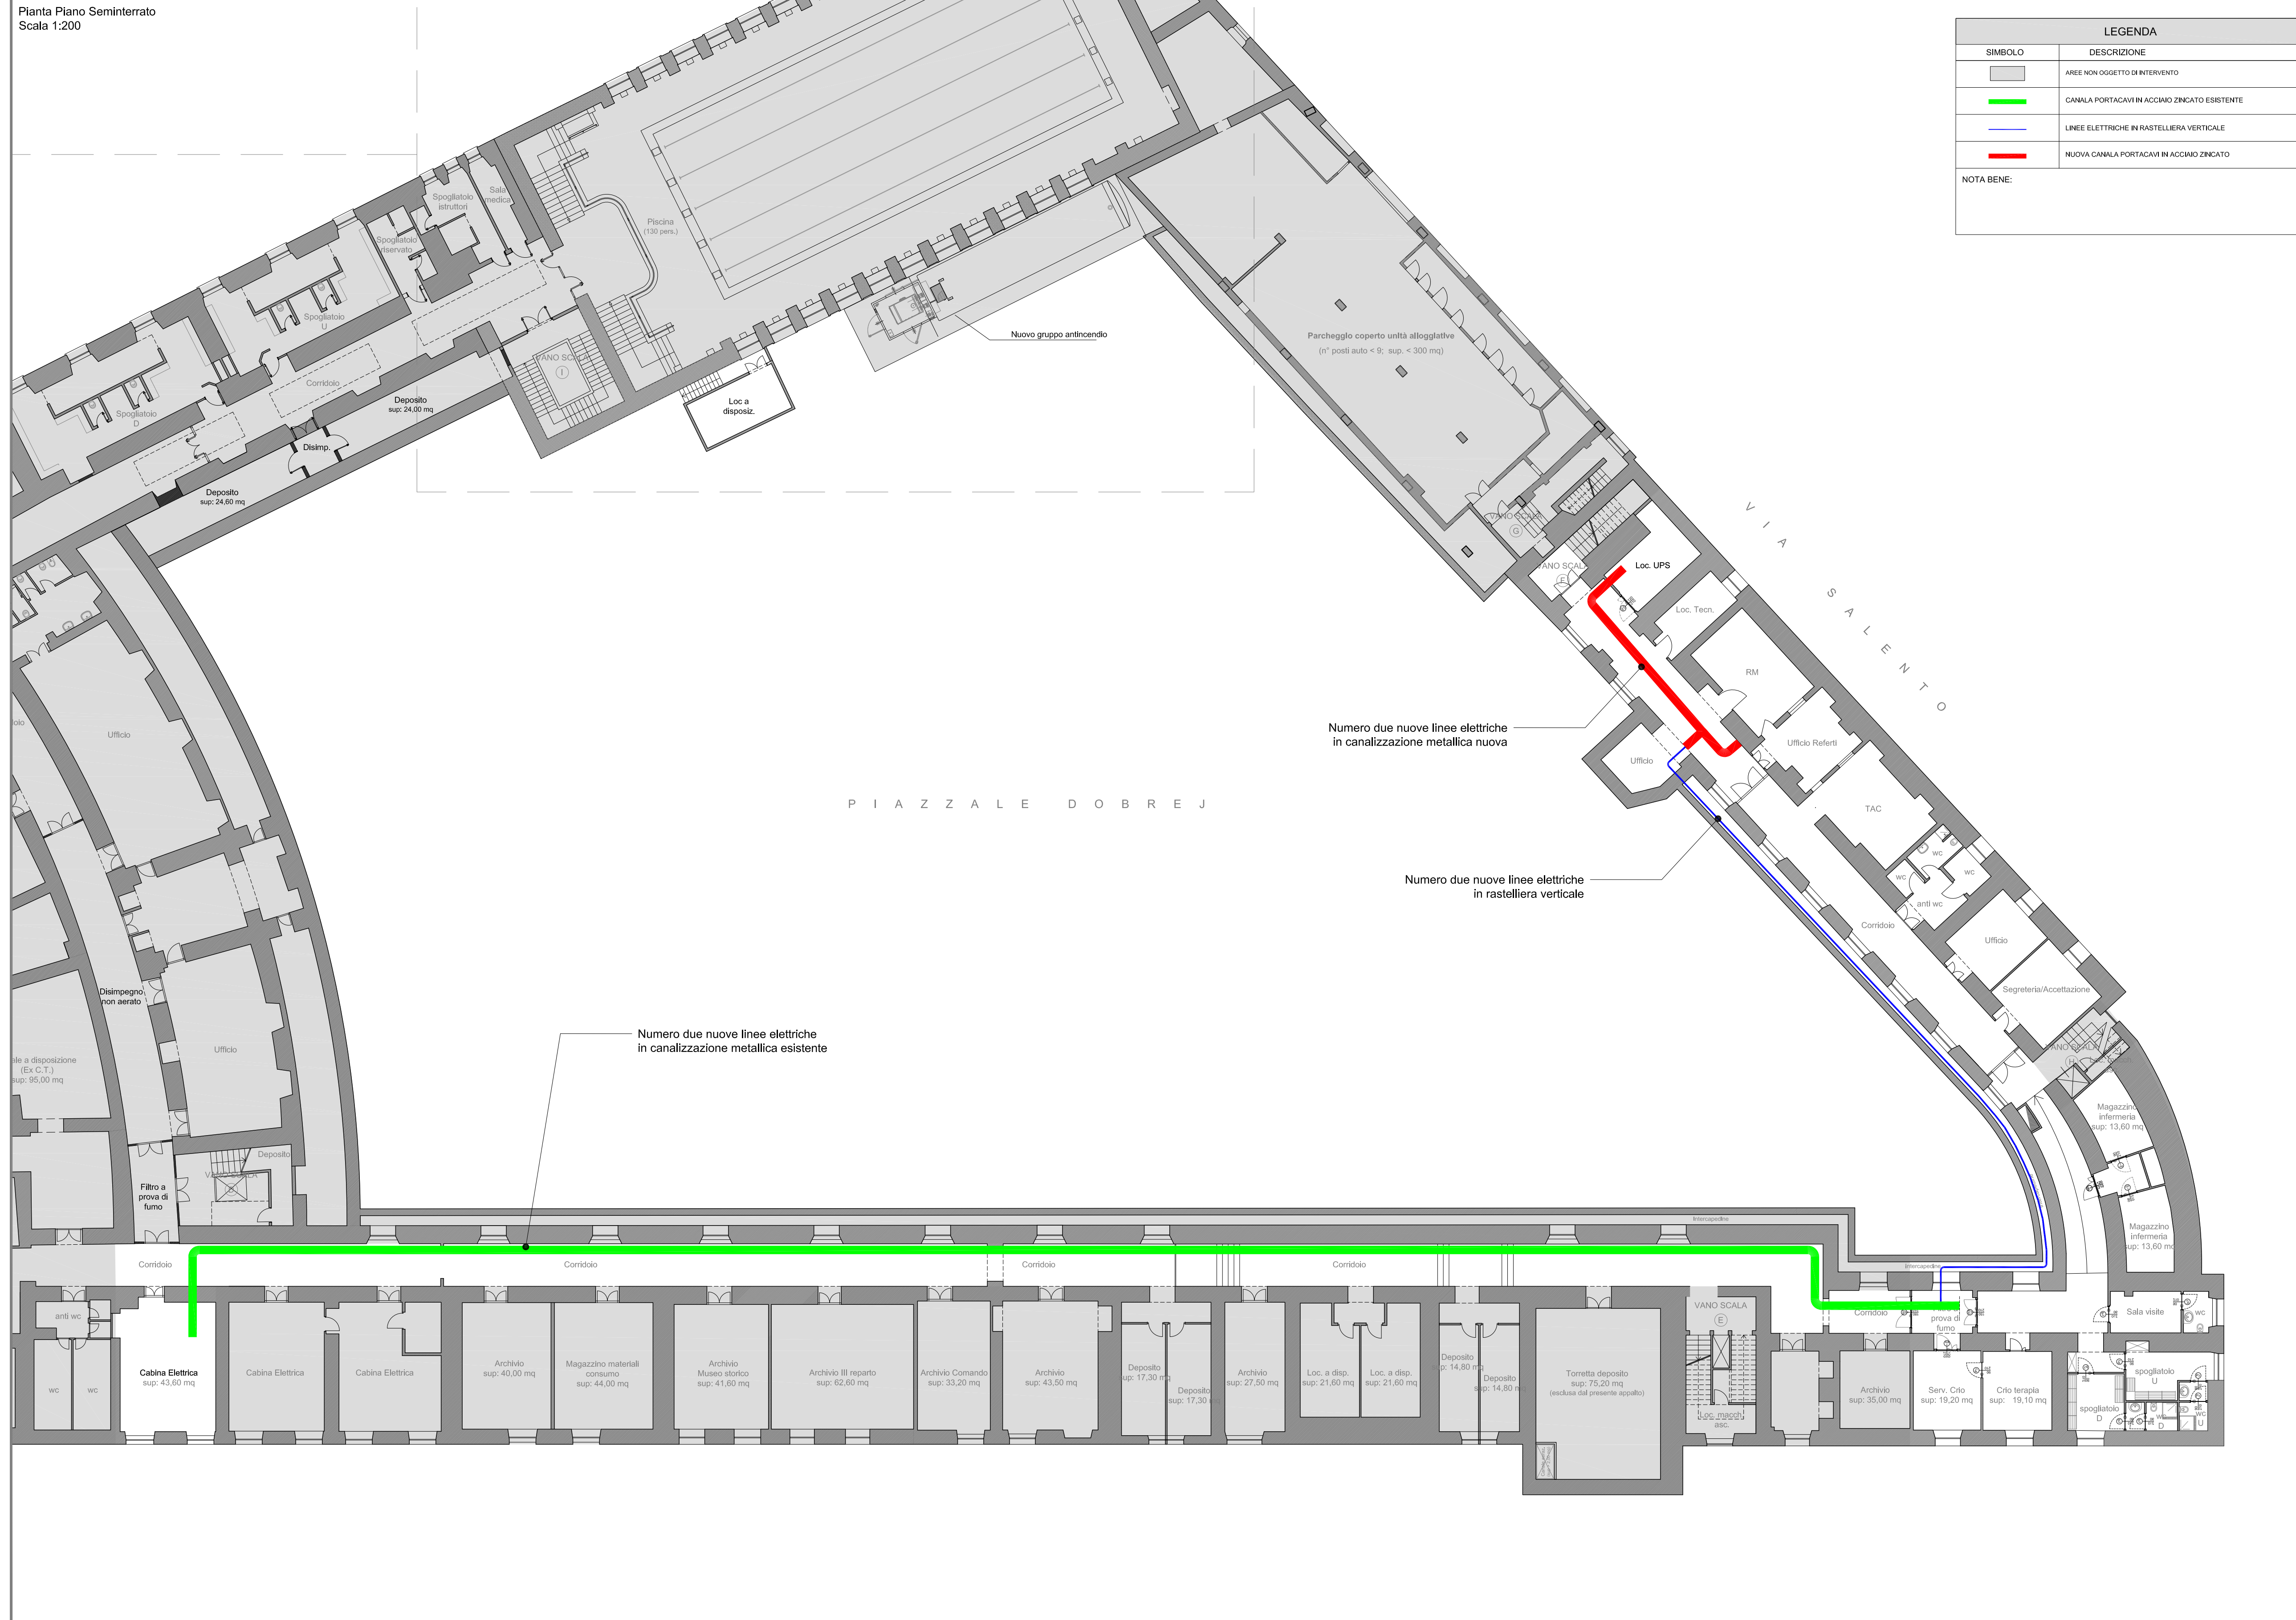

LEGENDA	
SIMBOLO	DESCRIZIONE
	AREE NON OGGETTO DI INTERVENTO
	CANALA PORTACAVI IN ACCIAIO ZINCATO ESISTENTE
	LINEE ELETTRICHE IN RASTELLIERA VERTICALE
	NUOVA CANALA PORTACAVI IN ACCIAIO ZINCATO

NOTA BENE: