



Guardia di Finanza

QUARTIER GENERALE - UFFICIO AMMINISTRATIVO
Viale XXI Aprile, n. 51 - 00162 ROMA

PROGETTO ESECUTIVO

Lavori di ristrutturazione ed adeguamento elettrico del locale UPS, risonanza magnetica e TAC, siti al piano seminterrato della Caserma "Sante Laria" presso il Comando Generale della Guardia di Finanza in Viale XXI Aprile, 51 - Roma

IL RUP

IL PROGETTISTA



DESCRIZIONE DEL PROGETTO

Lavori di ristrutturazione ed adeguamento elettrico del locale UPS, risonanza magnetica e TAC, siti al piano seminterrato della Caserma "Sante Laria" presso il Comando Generale della Guardia di Finanza in Viale XXI Aprile, 51 - Roma

COD: CUP: CIG: 9104686093

ING. FLAVIO DE VITO

IL DIRETTORE DEI LAVORI


L'IMPRESA

N.	REVISIONE	DATA
01		
02		
03		
04		

<input type="checkbox"/> PROGETTO FATTIBILITA'	<input type="checkbox"/> PROGETTO DEFINITIVO	<input checked="" type="checkbox"/> PROGETTO ESECUTIVO
<input type="checkbox"/> STATO DEI LUOGHI		<input checked="" type="checkbox"/> PROGETTO
<input type="checkbox"/> RILIEVO	<input type="checkbox"/> ARCHITETTURA	<input type="checkbox"/> STRUTTURE
<input checked="" type="checkbox"/> IMPIANTI		

ELABORATO	TAVOLA N.	DESCRIZIONE DELLA TAVOLA	SCALA
IMPIANTI ELETTRICI E SPECIALI	IE-01	PIANTA PIANO SEMINTERRATO Impianto Elettrico illuminazione, emergenza, FM e dati Stato Attuale e di Progetto	1:100
	P.D.	P.R.	E.G.
	IM.	P.SI.	DATA
			Giugno 2022

KEY - PLAN

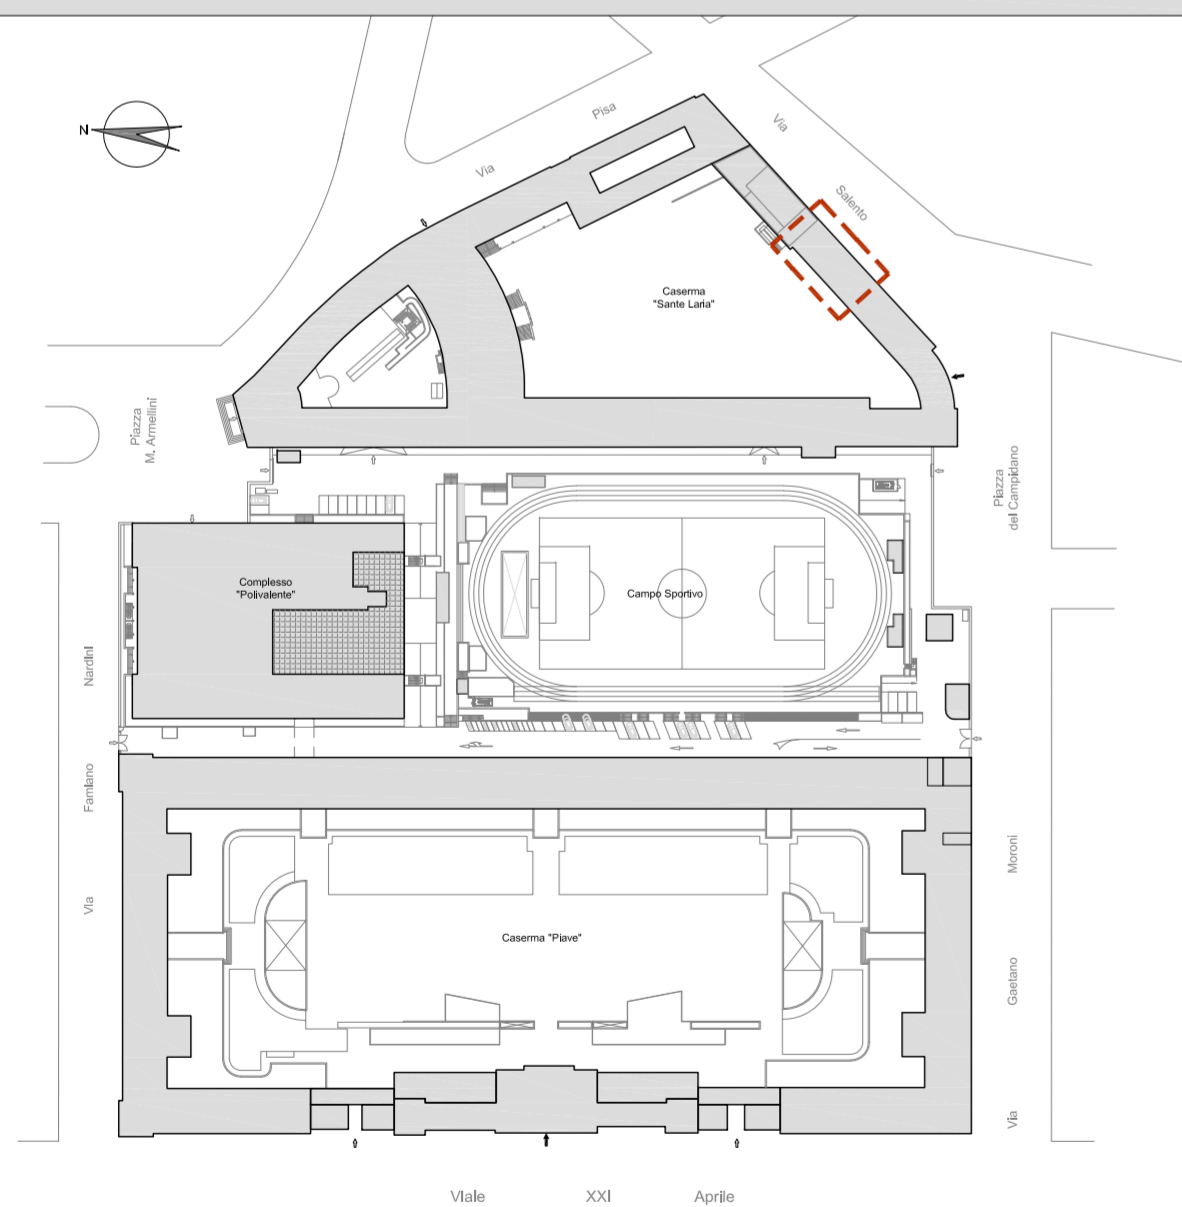


LEGENDA	
SIMBOLO	DESCRIZIONE
	AREE NON OGGETTO DI INTERVENTO
	AREA OGGETTO DI INTERVENTO
	QUADRO ELETTRICO ESISTENTE
	QUADRO ELETTRICO NUOVO
	CANALA PORTACAVI IN ACCIAIO ZINCATO CON COPERCHIO POSATA NEL CONTROSOFFITTO IP40 PER IMPIANTI ELETTRICI (dim. 300x75 indicate in planimetria)
	LAMPADA STAGNA IP65 A LED 36W
	PLAFONIERA DI EMERGENZA A LED
	INTERRUTTORE
	TERMOSTATO AMBIENTE
	APPARECCHIATURA SERIE CIVILE PER UTILIZZAZIONE, INSTALLATA IN COMBINAZIONE O SINGOLARMENTE N.1 PRESA BIVALENTE UNEL 2x10/16A+T
	PRESA INTERBLOCCATA 2X16A+PE CON FUSIBILI
	ALIMENTAZIONE
	PULSANTE DI ALLARME INCENDIO
	TARGA OTTICO ACUSTICA DI ALLARME INCENDIO
	RIVELATORE OTTICO DI FUMO / RIV. FUMO NEL CONTROSOFFITTO / RIV. FUMO SOTTO PAVIMENTO FLOTTANTE
	DIFFUSORE SONORO - CASSA OMNIDIREZIONALE

NOTA BENE:



Pianta Piano Seminterrato - Stato di Attuale
scala 1:100

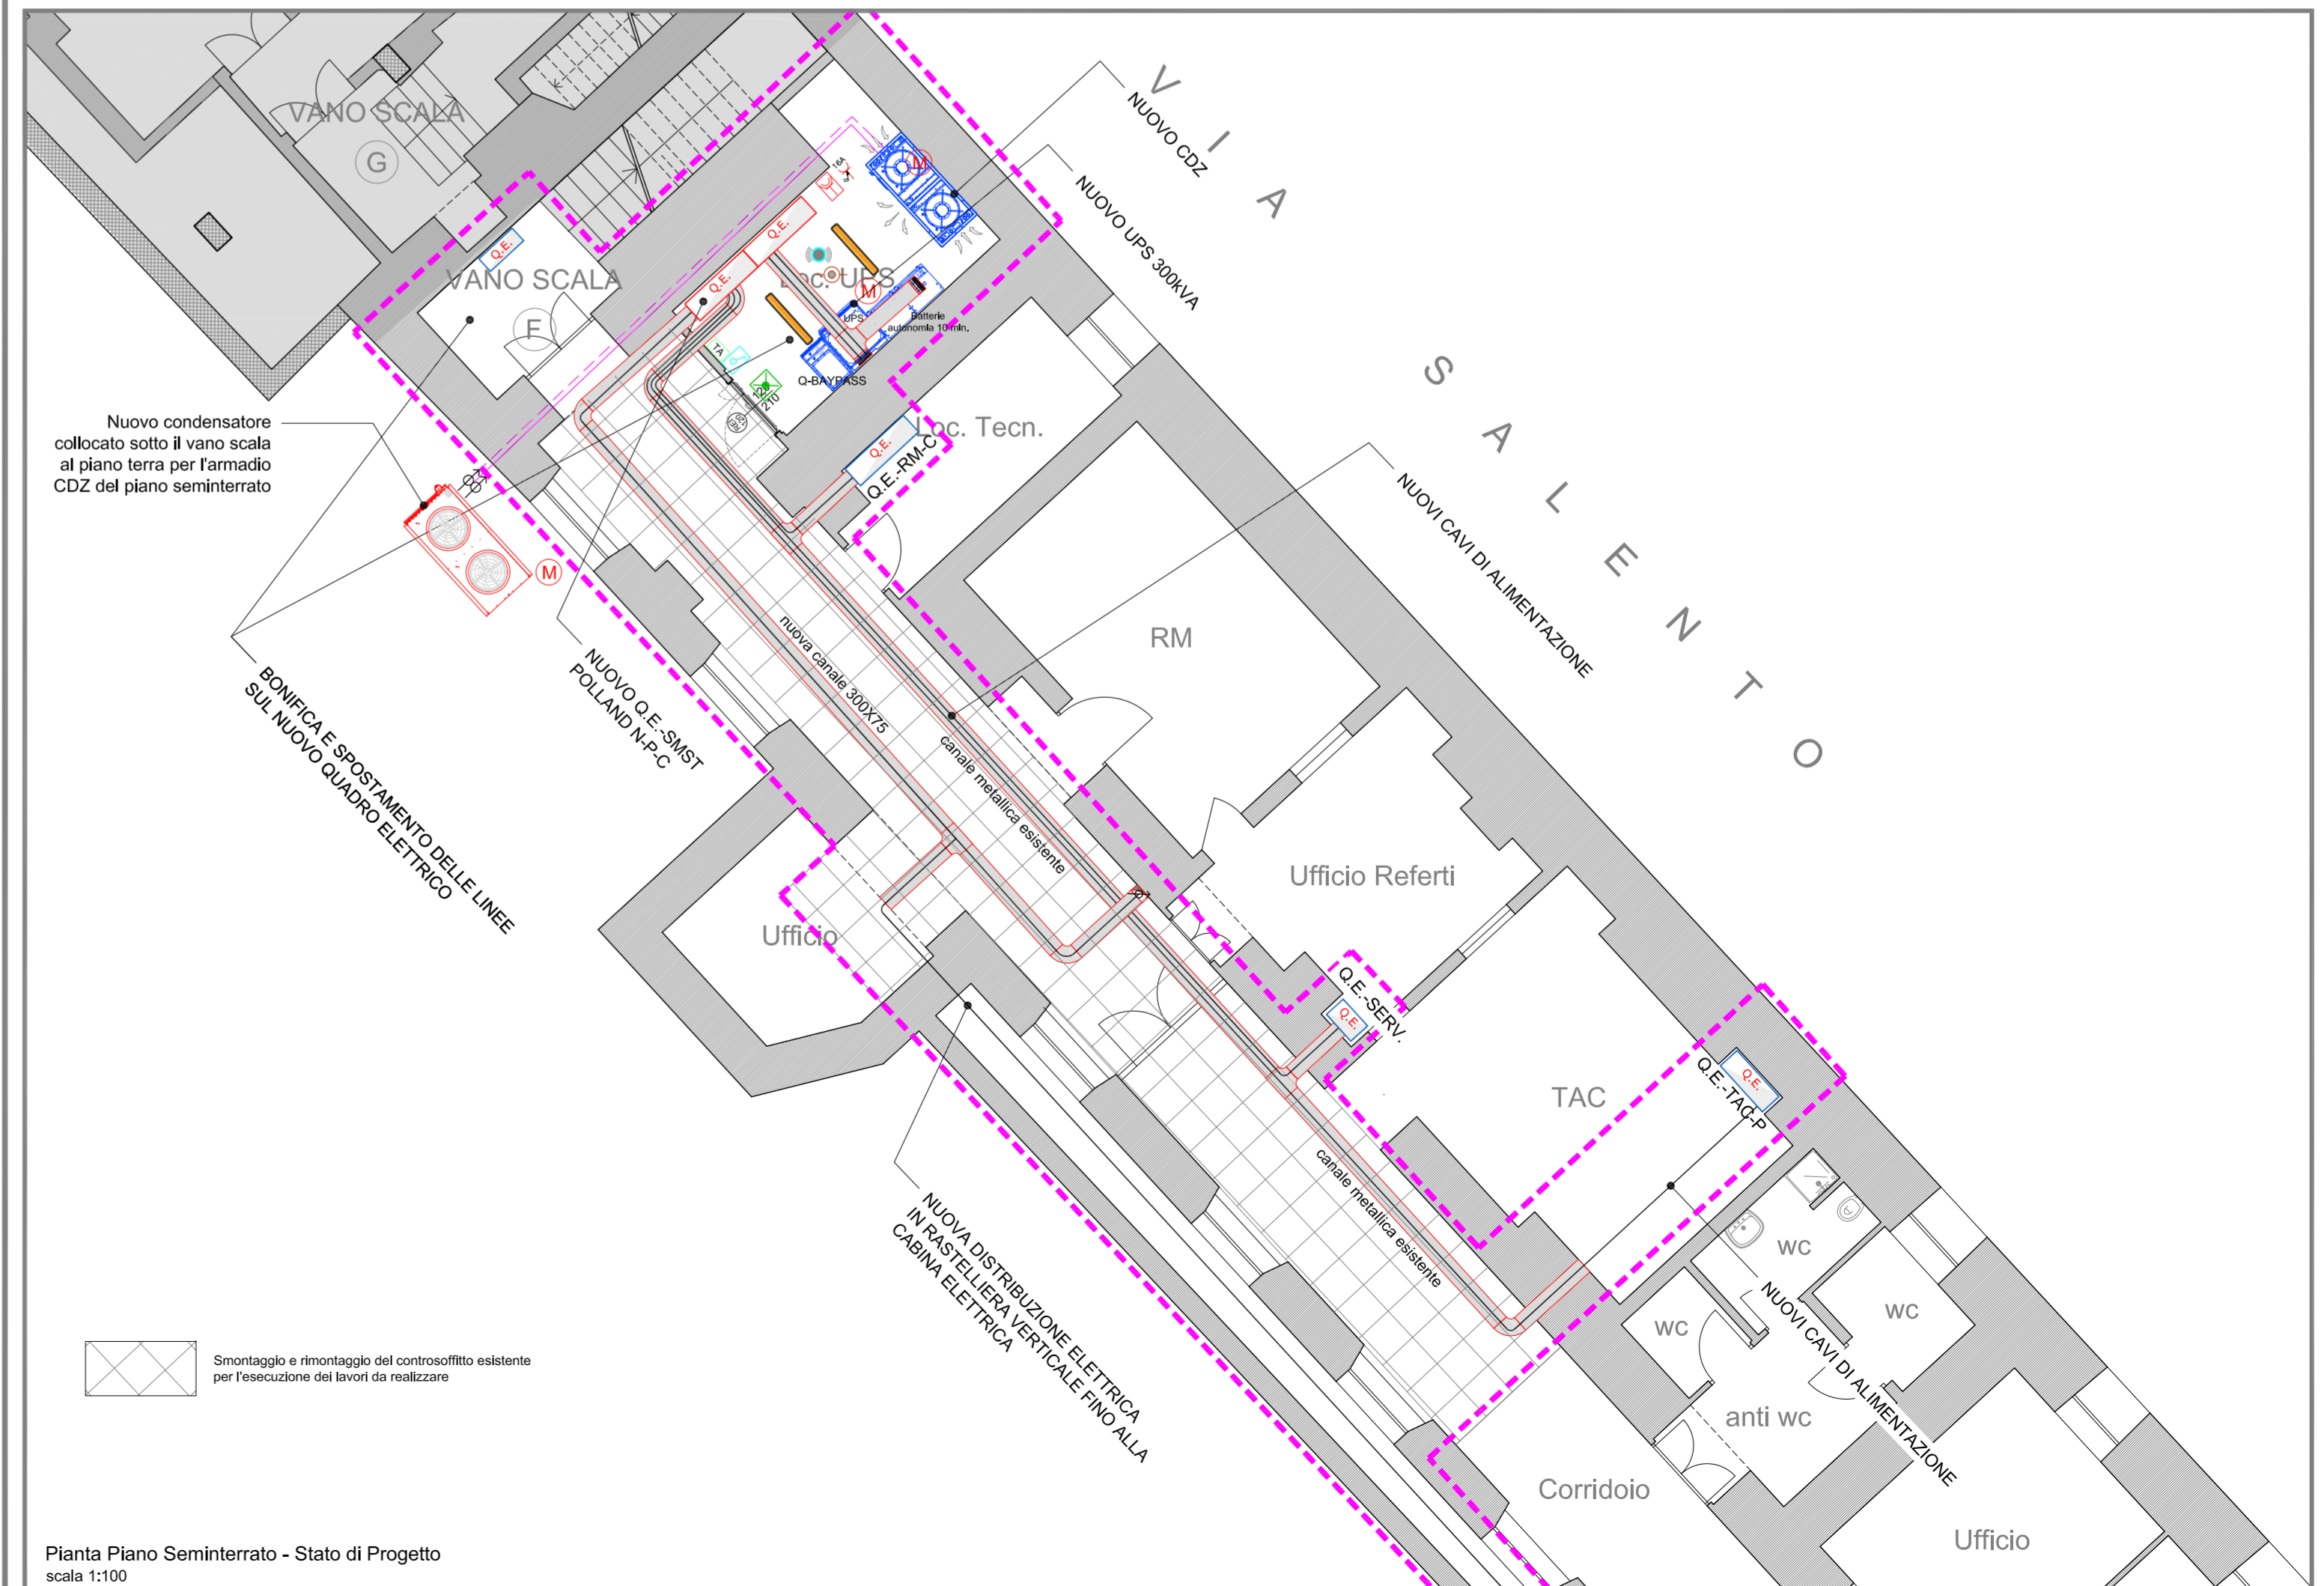

Pianta Piano Seminterrato - Stato di Progetto
scala 1:100